


TECHNOLOGIA ZAPLECZA KAWIARNI - RZUT

SKALA 1:20

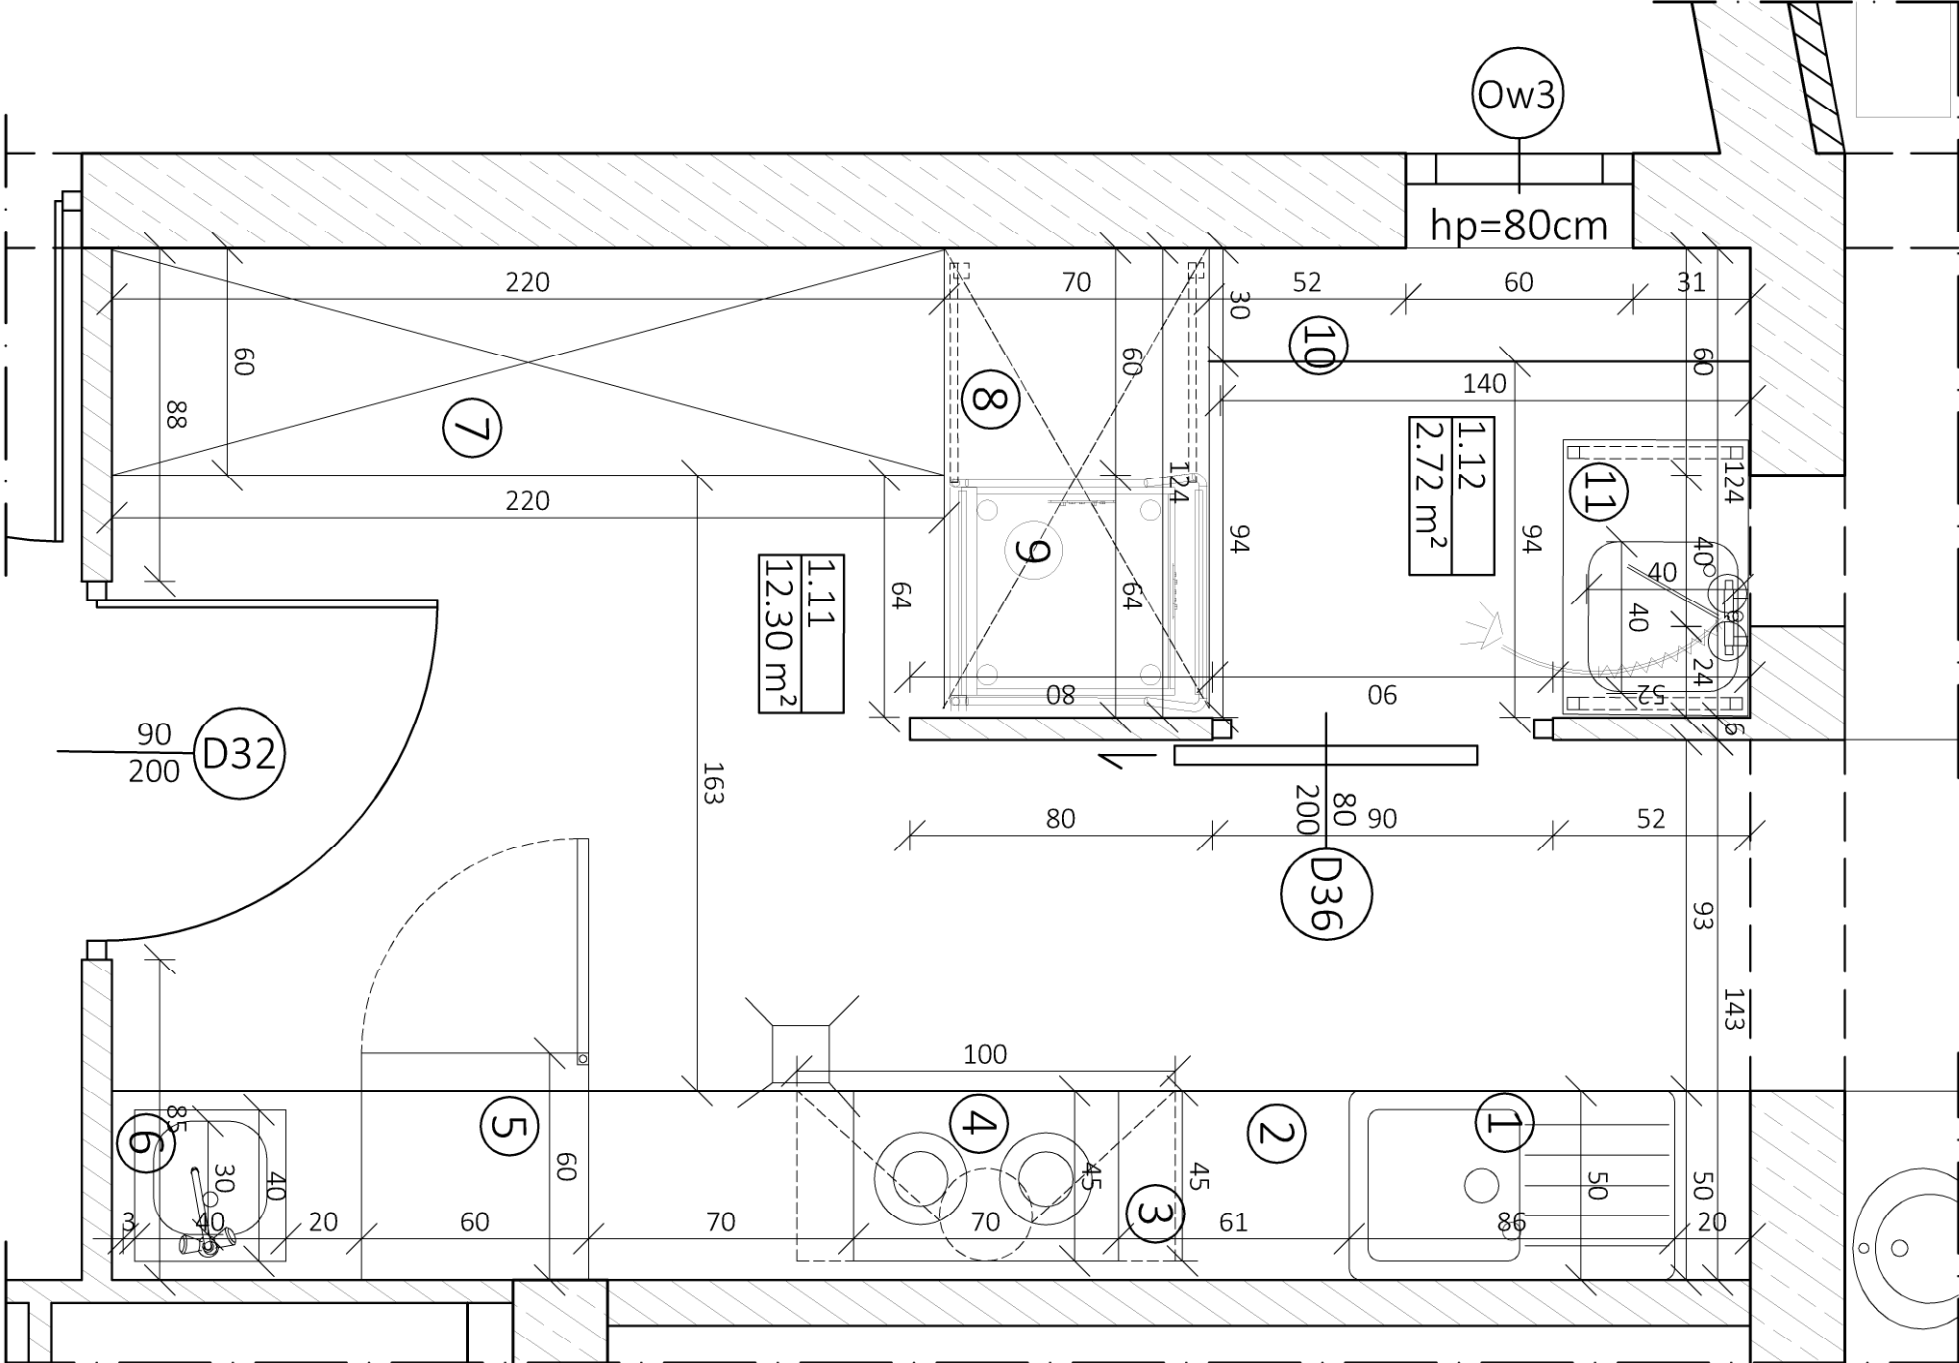

1. Zlewomywak i komorowy z ociekaczem.

Komora ze stali nierdzewnej, stal kwasoodporna AISI 304. Wymiary zlewu: 860x500 mm. Wymiary komory: 400x400 mm. Głębokość komory: 154 mm. Otwór o śr. 30 mm. Odpływ o śr. 90 mm.

Bateria umywalkowa - sztorcowa.

Jednootworowa, regulacja strumienia poprzez zawory. Otwór w zlewie fi 30 mm. Wężyki z końcówką 1/2". Obrótowa, regulacja strumienia poprzez zawory. Wysięg 250 mm.
2. Blat przygotowawczy 500 mm z półką.

Materiał: stal nierdzewna. Stół roboczy ze spawanymi blatem o grubości 40 mm. Rant tylny o wysokości 40 mm. Głębokość: 500 mm. Długość: 4300 mm. Wysokość: 850 mm. Rodzaj: przysięenny. Nogi w profilach ze stali nierdzewnej 40x40 mm, połączyczo regulowane w zakresie -5 do +25 mm.
3. Okap przysięenny skośny.

Obudowa ze stali nierdzewnej. Rymienka ociekowa z zaworem spusowym. Tryb pracy: wysięenny. Kształt: skośny. Głębokość: 1000mm. Szerokość: 455mm. Wysokość: 120mm. Rodzaj: przysięenny. Labirynutowe łapacze tłuszczu.
4. Płyta ceramiczna elektryczna.

Obudowa ze stali chromowo-niklowej. Stal nierdzewna gatunek: 18/10. Powierzchnia ze szkła - szerokość 650 x głębokość: 350 mm. Zasilanie: elektryczne. Długość: 700mm. Szerokość: 455mm. Wysokość: 120mm. Waga: 147 kg. Dwa zwoje 230 mm x 3,0 kW. Całkowita moc przyłączeniowa: 6 kW. Napięcie: 400 V, 50/60 Hz.
5. Chłodziarka podblatowa.

Obudowa: stal nierdzewna. Zasilanie: 230 V. Pojemność: 157 l. Pojemność całkowita: 180l. Do zabudowy pod blat. Trzy rusztowe powlekane półki. Maks. obciążenie półek: 45 kg. Pełne drzwi. Wymiary zewnętrzne: 600x600x850 mm. Wymiary wewnętrzne: 510,3x440,1x700,2 mm. Zakres temperatury: +4° do +15 °C. Odszranianie: automatyczne. Układ chłodzenia: dynamiczny. Czynnik chłodniczy: R 600 a. Nominalne zużycie energii: 1,2 kWh/dobę.
6. Umywalka.

Komora ze stali nierdzewnej, stal kwasoodporna AISI 304. Wymiary zlewu: 400x400 mm. Wymiary komory: 300x300 mm. Głębokość komory: 250 mm. Otwór o śr. 30 mm. Odpływ o śr. 52 mm.

Bateria umywalkowa - sztorcowa.

Jednootworowa, regulacja strumienia poprzez zawory. Otwór w zlewie fi 30 mm. Wężyki z końcówką 1/2". Obrótowa, regulacja strumienia poprzez zawory. Wysięg 250 mm.
7. Regał wolnostojący.

Materiał: Aluminium, polipropylen. Głębokość: 600 mm. Szerokość: 2200 mm. Wysokość: 120 mm. Półki: przestawne. Rodzaj półek: gretingowe. Maks. obciążenie półek: do 100 kg na metr bieżący półki. Elastyczna i dopasowara długość regału i różnych długości półek. Długości półek: od 670 mm do 1670 mm. Możliwość przestawiania półek co 150 mm. Ilość półek przy standardowej wysokości: 11 poziomów. Zakres regulacji nożek: 18 mm.
8. Szafka przelotowa z drzwiami suwanymi.

Materiał: Stal nierdzewna. Głębokość: 600 mm. Szerokość: 800 mm. Wysokość: 2000 mm. Trzy półki przestawne. Dwoje drzwi. Rodzaj drzwi: suwane. Maks. obciążenie półek: 70 kg/metr kwadratowy
9. Zmywarka do naczyń.

Materiał: Stal nierdzewna AISI 304. Sterowanie elektroniczne. Solidne dwuwierstowe drzwi. Napięcie: 400 V. Wymiary: 500x500 mm. Długość: 500 mm. Rodzaj: przysięenny. Nogi w profilach ze stali nierdzewnej 40x40 mm, połączyczo regulowane w zakresie -5 do +25 mm.
10. Blat przygotowawczy 300 mm z półką.

Materiał: stal nierdzewna. Stół roboczy ze spawanym blatem o grubości 40 mm. Rant tylny o wysokości 40 mm. Głębokość: 300 mm. Długość: 1400 mm. Wysokość: 850 mm. Rodzaj: przysięenny. Nogi w profilach ze stali nierdzewnej 40x40 mm, połączyczo regulowane w zakresie -5 do +25 mm.
11. Stół ze zlewem i półką.

Komora i blat ze stali nierdzewnej, stal kwasoodporna AISI 304. Półka wzmacniająca profilem stalowym, rant 40 mm. Wymiary stołu: 500x700 mm. Wymiary zlewu: 400x400 mm. Otwór o śr. 30 mm. Odpływ o śr. 52 mm. Nogi z regulacją wysokości, profil kwadratowy.

Bateria przysięenna, jednokolumnowa z wylewką.

Przysięenny odporny na przepływ wody pod dużym ciśnieniem. Osłona przysięenna wykonana z tworzywa sztucznego, regulowany wspornik kolumnowy. Uchwyt ścienny z możliwością skrócenia. Wężyki z końcówką 1/2". Otwór w zlewie 3/4". Wysięg wylewki 280 mm.

UWAGI!!!

NAZWY WŁASNE MATERIAŁÓW I PRODUCENTÓW UŻYTE SĄ PRZYKŁADOWO
MOŻNA JE ZASTĄPIĆ RÓWNOZĘDNYMI
WSZYSTKIE WYMIARY NA RYSUNKU NALEŻY SPRAWDZIĆ NA BUDOWIE
WSZYSTKIE RYSUNKI NALEŻY ŁĄCZNIE Z PROJEKTEM KONSTRUKCYJNYM
WSZELKIE ZMIANY PROJEKTU NALEŻY <ZADPORZĄDOWO UZGODNIĆ Z PROJEKTANTEM

Limba Eko Sp. z o.o.	
TYTUŁ PROJEKTU	"BUDOWA BUDYNKU CENTRUM KULTURY RUCZAJ JAKO FILII DOMU KULTURY PODGORZE, Z GARAŻEM PODZIEMNYM ORAZ DROGA, WEWNĘTRZNA, - POCHYTNIĄ, Z INSTALACJAMI WEWNĘTRZNYMI: WOD.-KAN., C.O., WENTYLACJA MECHANICZNA, CHŁODZENIE WYBRANYCH POMIESZCZEŃ, INSTALACJA ELEKTRYCZNA, I NISKORADOWA, WRĄZ Z INSTALACJAMI ZEWNĘTRZNYMI: KANALIZACJA SANITARYJNA, KANALIZACJA OGÓLNOŚPIAWNA, KANALIZACJA OPADOWA, PODA. BUDYNKOWA, LINIA KABLOWA, WZ. OSIWIETLENIA TELETECHNICZNA, WEWNĘTRZNA, WZ. OSIWIETLENIA, TERENU ORAZ PODZIEMNA KONWERTOWNIA STACJA TRANSFORMATOROWA SWIN, NA DZIAŁACZCE NR 1231/4, 1231/8, 12320 OBR. 33 PODGORZE, PRZY UL. JAWA KĄTEGO PRZYŻEBY I UL. ZALEŚIE W KRAKOWIE
LOKALIZACJA	NA DZIAŁACZCE NR 1231/4, 1231/8, 12320 OBR. 33 PODGORZE PRZY UL. JAWA KĄTEGO PRZYŻEBY I UL. ZALEŚIE W KRAKOWIE
INWESTOR	GINIA MIEJSKA KRAKÓW- URZĄD MIASTA KRAKOWA PL. WSZYSTKICH ŚWIĘTYCH 3-4, 31-004 KRAKÓW

DANE KONTAKTOWE			
ARCHITEKTURA	Limba Eko Sp. z o.o.	ul. Żwirczyna 10, 30-251 Kraków Anna Husarska e-mail: projekt@arch-limba.pl tel. 12 429 90 80, kom. 603 873 308 Skatko, Julia juliaskatko@arch-limba.pl tel. 500 137 557	
KONSTRUKCJA	cons-Fluction	Tomasz Rapa ul. Lubostron 3P/L, 30-383 Kraków e-mail: biuro@cr-constructon.pl tel. 505460714	
AKUSTYKA	ewwAkustika	ul. Anny Jagiellonki 4, 01-969 Warszawa e-mail: biuro@ewwAkustika.pl Ewa Więtkowska- Kosmala e-mail: ewa.wieckowska.kosmala@ewwAkustika.pl tel. 606 919 119 Czechowska Magdalena e-mail: magda.czechowska@ewwAkustika.pl tel. 606 345 839	
TECHNOLOGIA SCENICZNA	Cracow Stage Light	ul. Bajeczna 9/41, 31-566 Kraków Lisowski Kamila e-mail: kamila@cs-light.pl tel. 501 157 723 Lisowski Jerzy e-mail: j.lisek@cs-light.pl tel. 502 127 247	
PROJEKT DROGOWY	Arteria Projektowanie	ul. Kamieniarza 38, 30-364 Kraków Kaczmarczyk Piotr e-mail: arteria.projektowanie@gmail.com tel. 694 498 866	
INSTALACJE SANITARNE	Firma Projektowo-Instalowa "Akwa" Instalacje i hydroizolacje	ul. Księcia Józefa 79, 30-206 Kraków Słomski Wacław e-mail: akwa@krakow.home.pl tel. 601 862 550 Dariusz Słomski- Marczyk (C.O.) e-mail: kdm@nteria.pl tel. 663 501 010	
INSTALACJE ELEKTRYCZNE	IPiE	Pcjm 894/2, 32-432 Pcjm Duka Małgorzata e-mail: ppiet@ipie.pl tel. 604 574 464 Beata Koncal e-mail: biuro@pau.biz tel. 606 931 863 ul. Puszkarska 9, 30-664 Kraków Bieleński Łukasz e-mail: biuro@ipie.pl tel. 500 661 189	

PROJEKTOWAŁA	NUMER UPRAWNIENI	PIECZĘĆ	PODPIS
Mgr inż. arch. Anna Husarska	NR UP.R. NB. 6687		
SPRAWDZIŁ	NUMER UPRAWNIENI		
Mgr inż. arch. Michał Szymanowski	NR UP.R. BP-838-23779		
OPRACOWAŁA	NUMER UPRAWNIENI		
Mgr inż. arch. Julia Szatko	NR UP.R. MP-014/012016		
OPRACOWAŁA	NUMER UPRAWNIENI		
Mgr inż. arch. Aleksandra Lichon - Romanek			
OPRACOWAŁA	NUMER UPRAWNIENI		
Mgr inż. arch. Ewelina Proszkowiec			

FAZA PROJEKTU	PROJEKT WYKONAWCZY	
BRANŻA	ARCHITEKTURA	
TEMAT RYSUNKU	TECHNOLOGIA ZAPLECZA KAWIARNI	
SKALA RYSUNKU	1:20	
DATA	ARKUSZ	NUMER RYSUNKU
MARZEC 2019/REWIZJA CZERWIEC 2021/REWIZJA SIERPIEŃ 2021	A3	033